



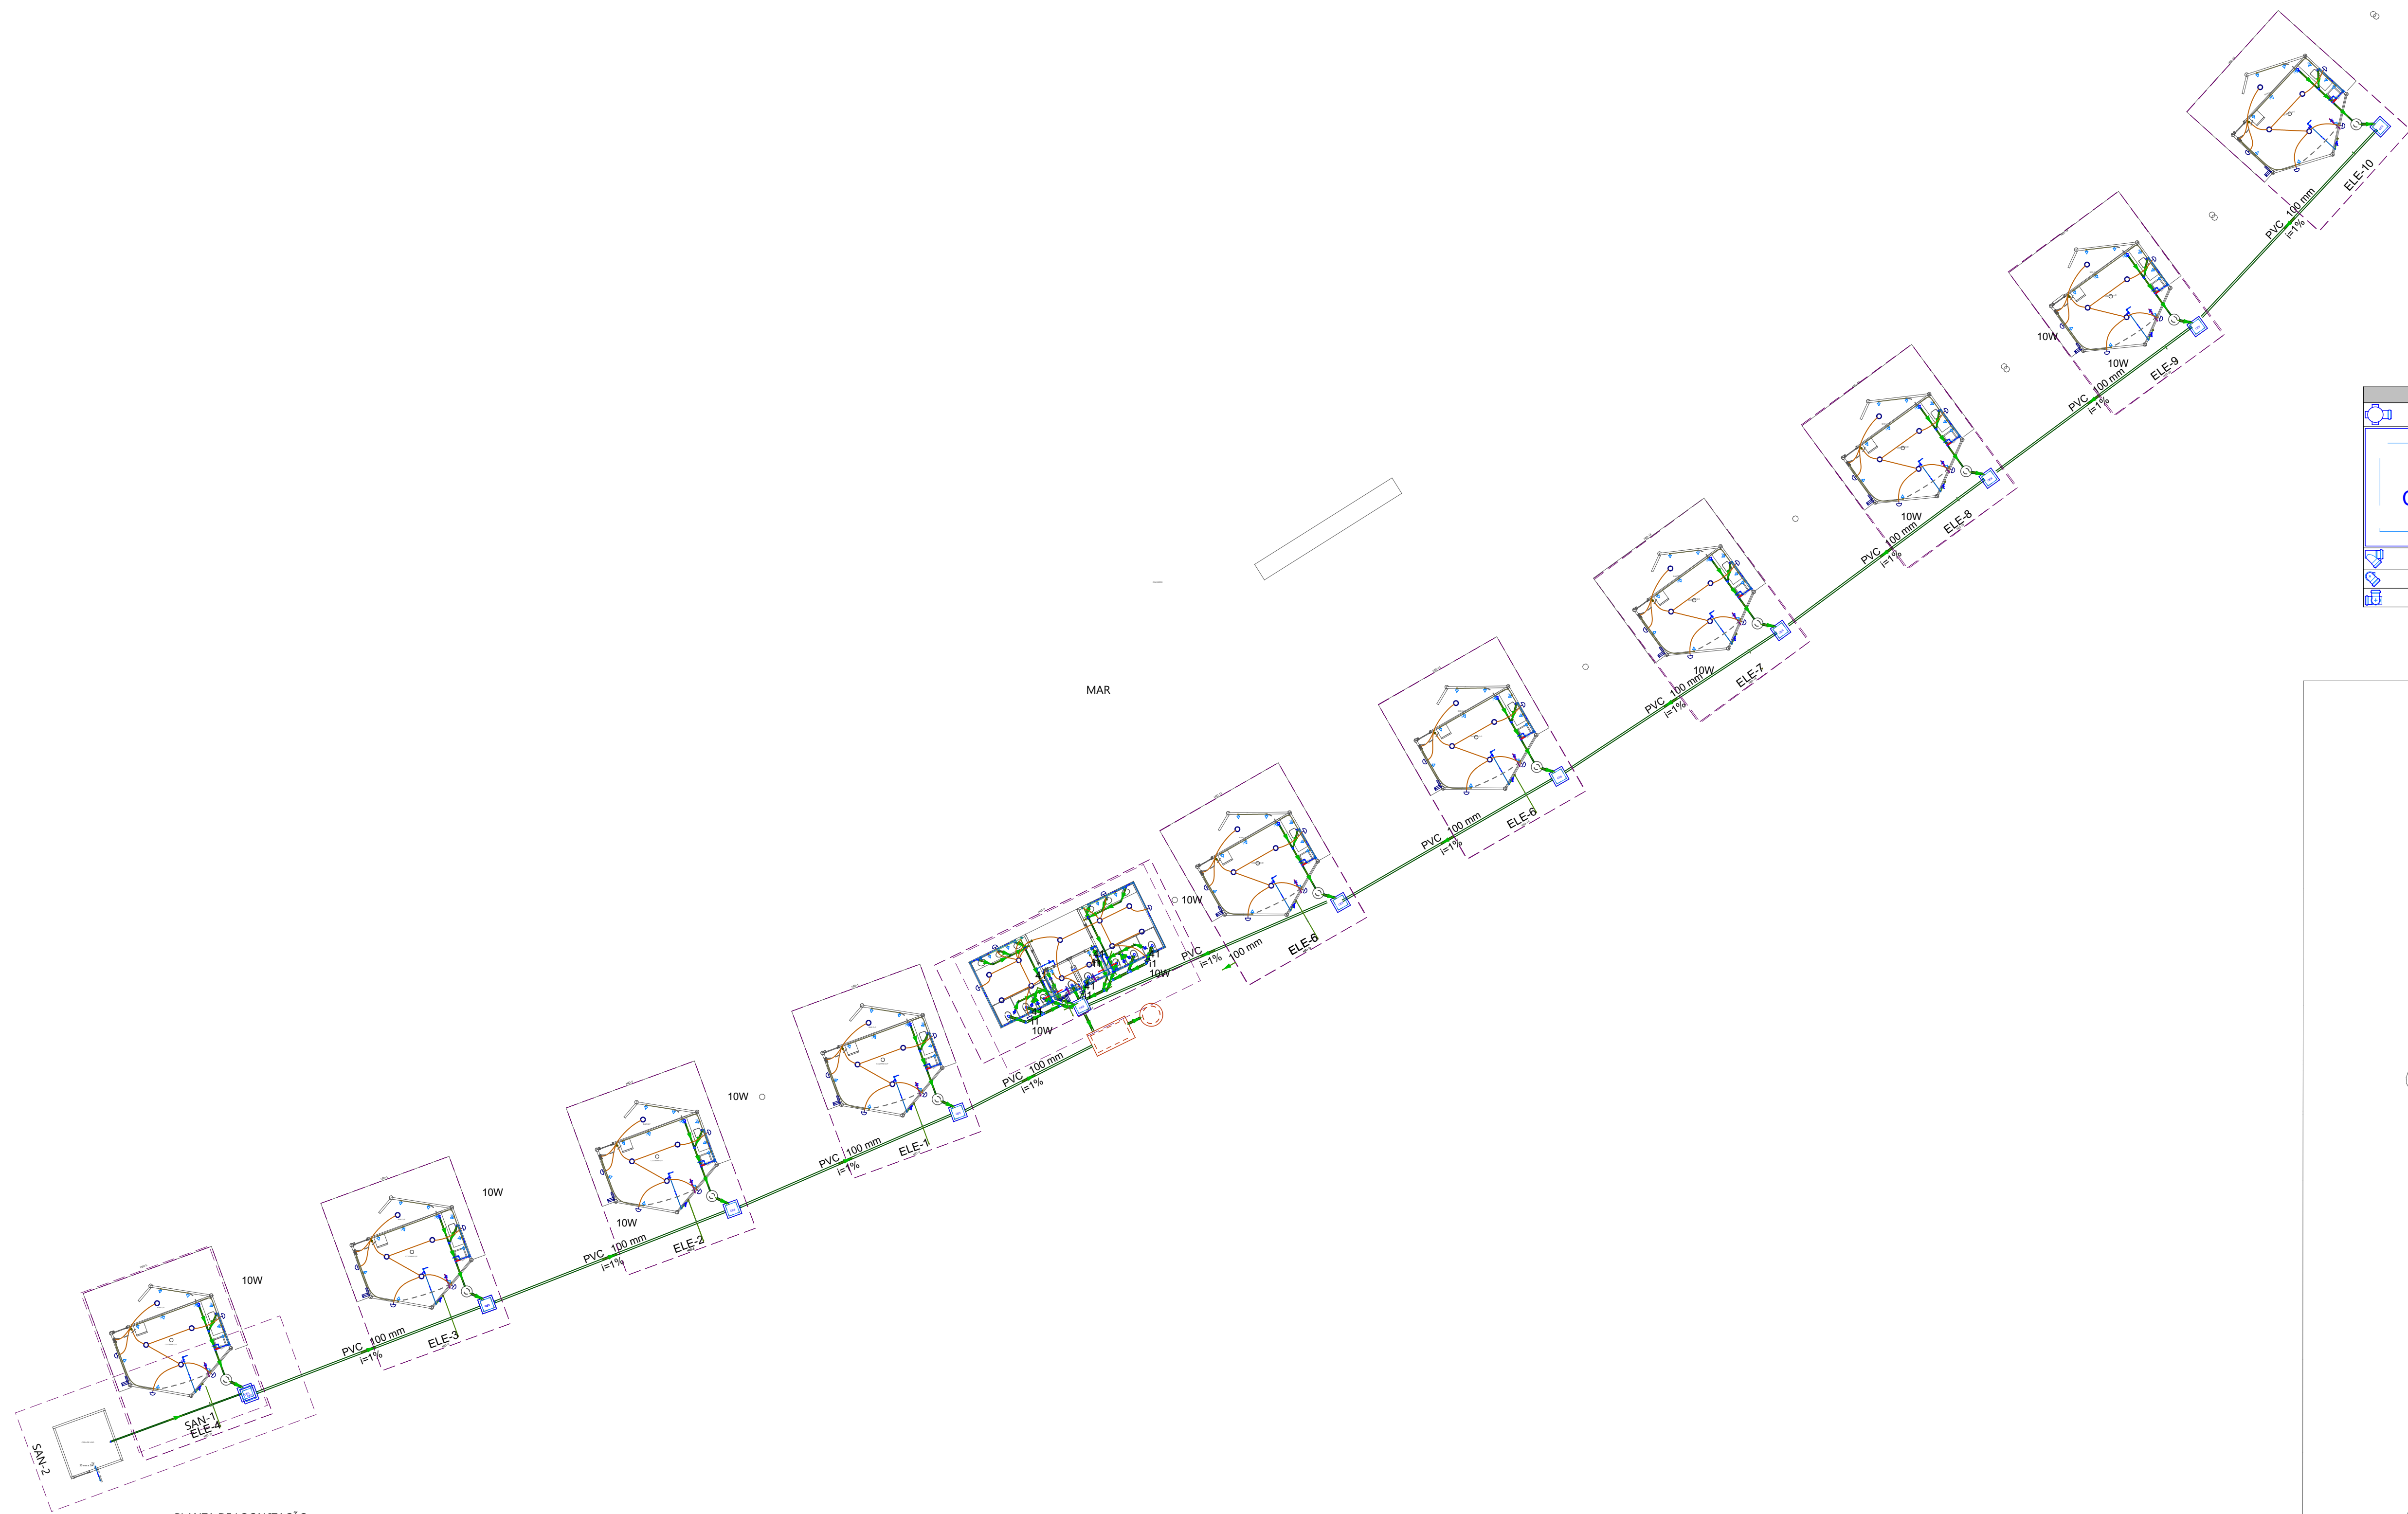

PLANTA DE LOCALIZAÇÃO
ESCALA 1/200

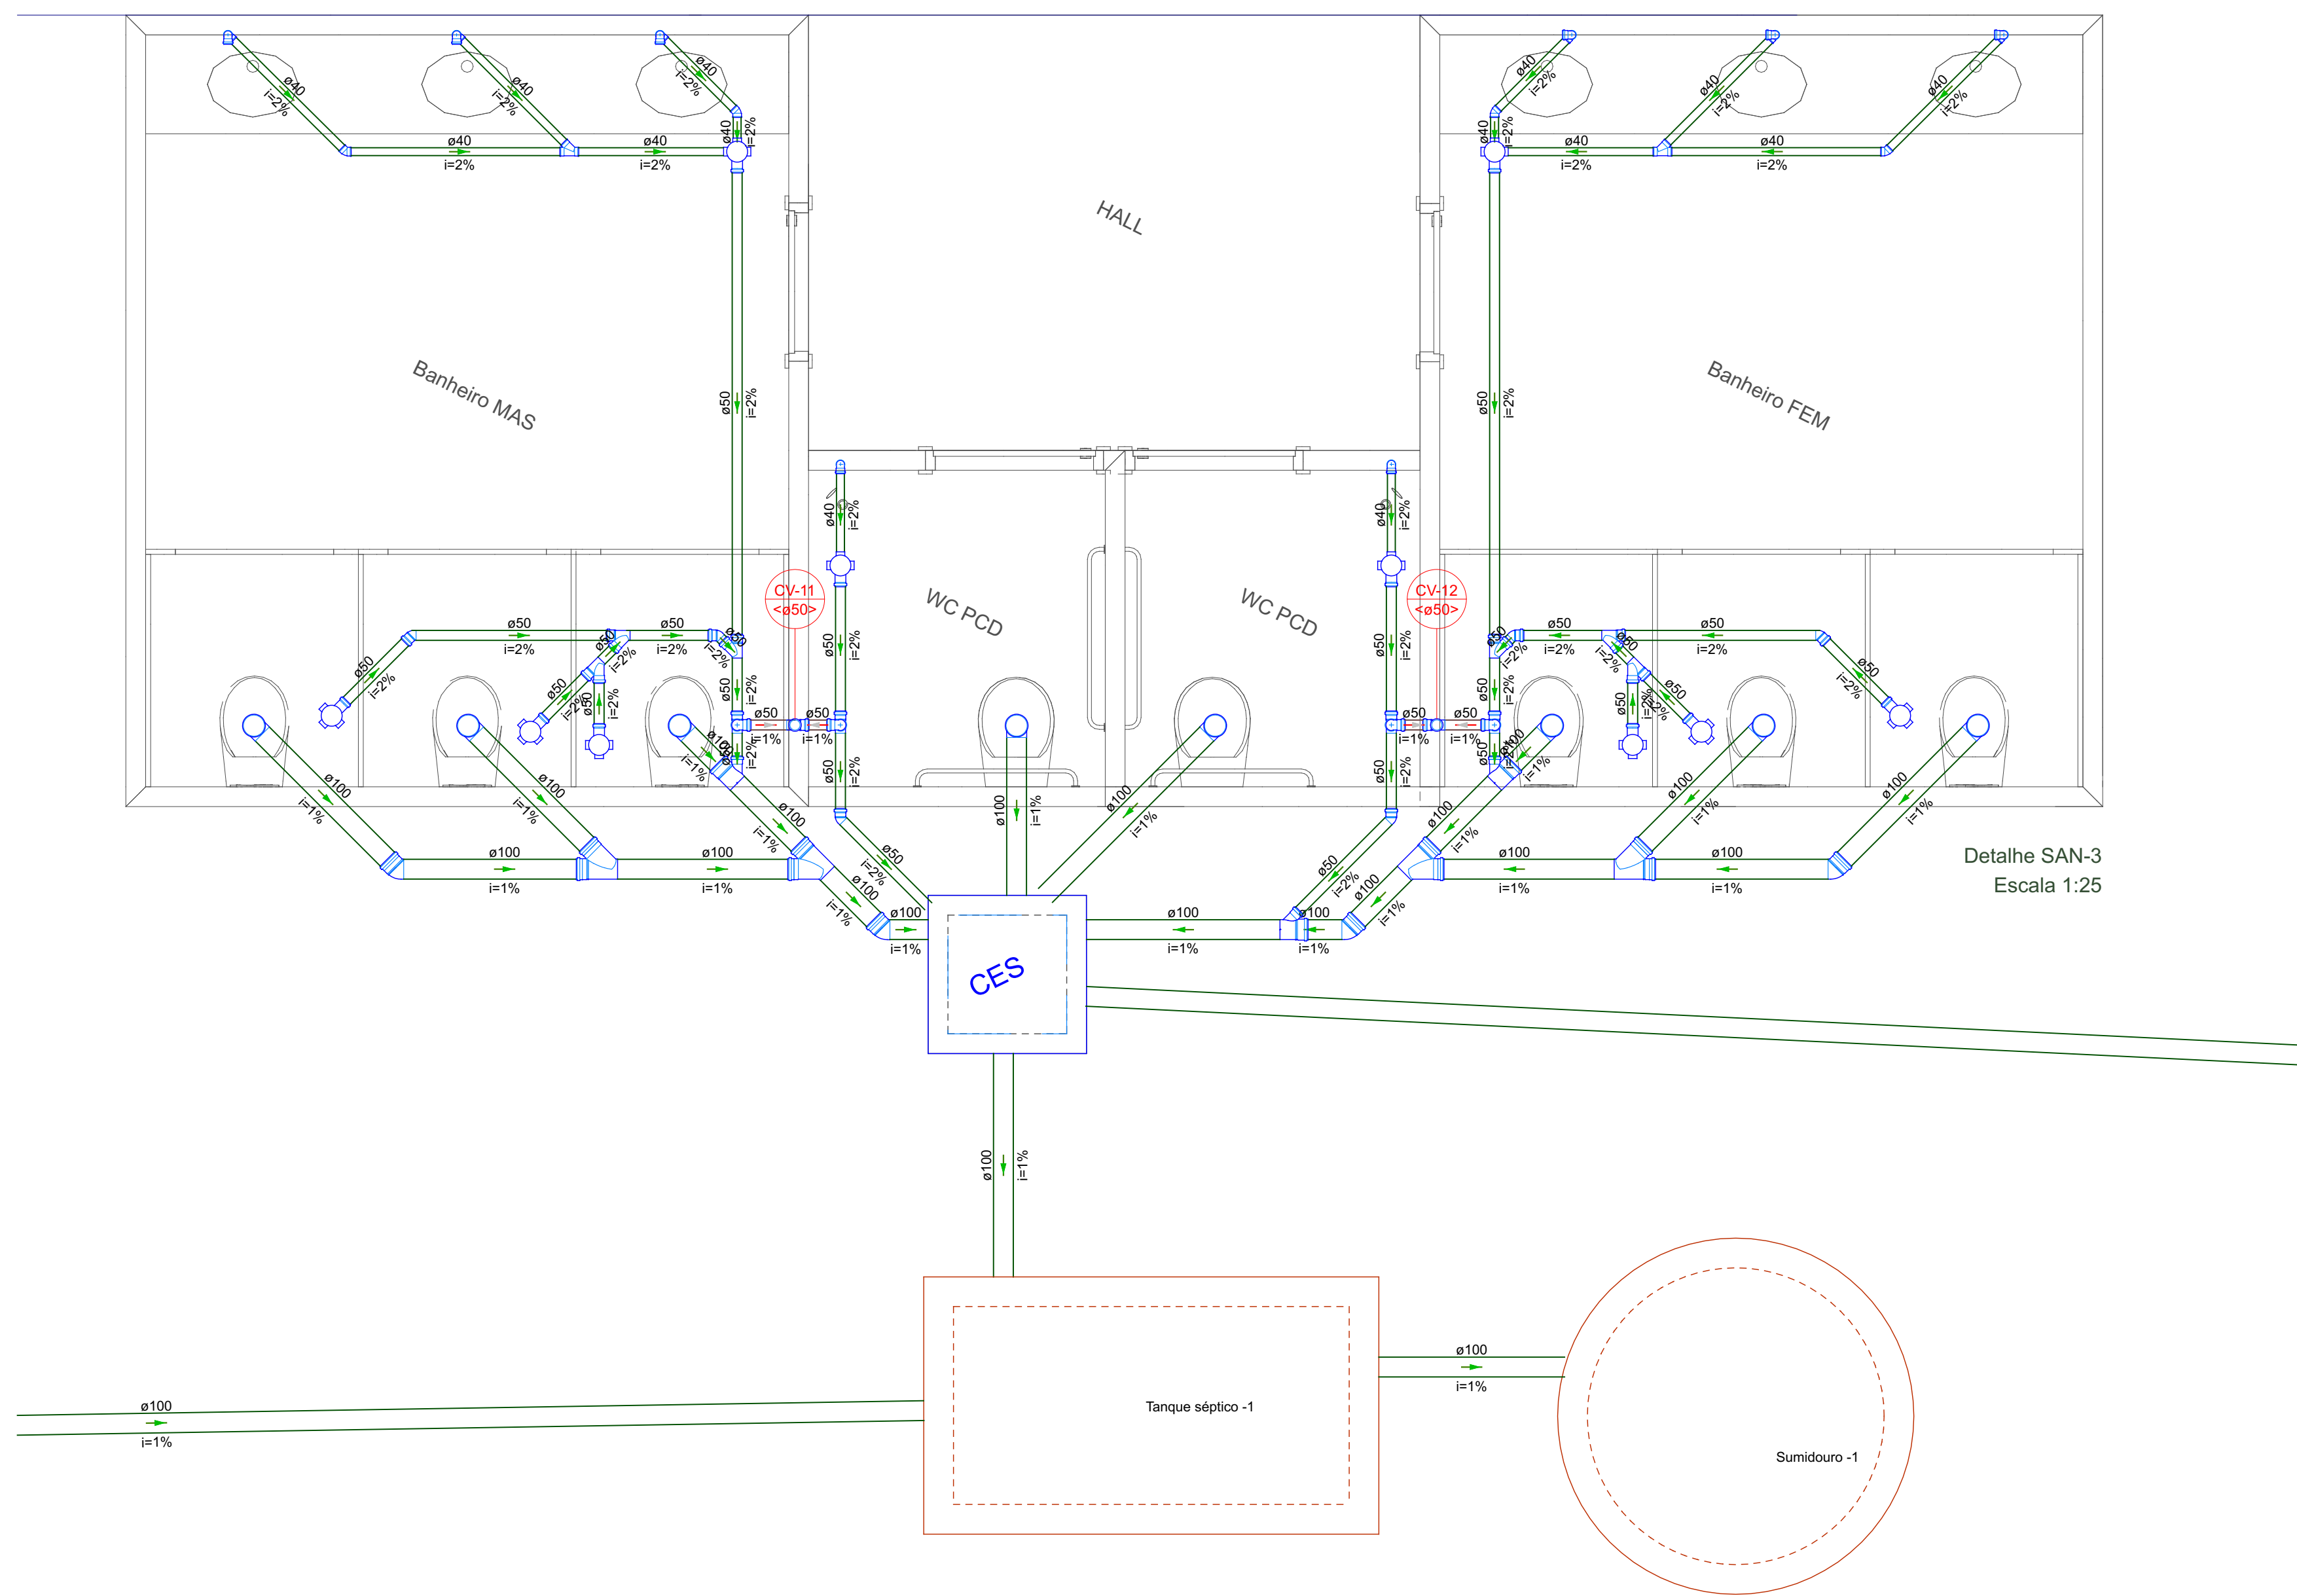

Detalhe SAN-3
Escala 1:25


Legenda - Pavimento	
	Caixa Sifonada
	Caixa Inspeção Esgoto Sifonada
	Juntão 45
	Juntão simples
	Lavatório do Uso Geral
	Ramais de Ventilação
	Te sanitário superior
	Vaso Sanitário c/ JBP

Lista de materiais - Pavimento	
Esgoto	
Caixas de Passagem	
Caixa de inspeção de esgoto sifonada	
CES- 60x80 cm	1 pc
PVC Acessórios	
Caixa sifonada	
100x100x50	10 pc
Sifão de copo p/ pia e lavatório	
1" - 1.1/2"	8 pc
Valvula p/ lavatório e tanque	
1"	8 pc
PVC Esgoto	
Curva 90 curta	
40 mm	8 pc
Juntão 45	
100 mm	4 pc
40 mm	4 pc
50 mm	6 pc
Joelho 90	
100 mm	10 pc
50 mm	4 pc
Joelho 90 clarel p/ esgoto secundário	
40 mm - 1.1/2"	8 pc
Juntão simples	
100 mm - 50 mm	3 pc
100 mm - 100 mm	4 pc
40 mm x 40 mm	2 pc
50 mm - 50 mm	6 pc
Tubo rígido c/ porta lisa	
100 mm - 4"	37.79 m
40 mm	14.26 m
50 mm - 2"	14.26 m
Te sanitário	
50 mm - 50 mm	4 pc
Unidades de tratamento	
Alça	
Ferro	1 pc
Argamassa	
Argamassa	0.34 m³
Brita	
m³	0.53 m³
Concreto	
Concreto	1.68 m³
Tampa	
Hermética	1 pc
Tipo	
Furado	170 pc
Ventilação	
PVC Esgoto	
Tubo rígido c/ porta lisa	
50 mm - 2"	0.81 m
Te sanitário	
50 mm - 50 mm	2 pc


Legenda de condutos - Pavimento	
	Esgoto
	Ventilação

Legenda - Pavimento	
	Caixa Sifonada
	Caixa Inspeção Esgoto Sifonada
	Juntão simples
	Pia de Cozinha Industrial - Lavagem de panelas com Sifão
	Ramais de Ventilação


Lista de materiais - Pavimento	
Esgoto	
Caixas de Passagem	
Caixa de inspeção de esgoto sifonada	
CES- 60x80 cm	1 pc
PVC Acessórios	
Caixa sifonada	
100x100x50	10 pc
Sifão de copo p/ pia e lavatório	
1" - 2"	1 pc
Valvula p/ pia	
1"	1 pc
PVC Esgoto	
Joelho 90	
50 mm	2 pc
Juntão simples	
50 mm - 50 mm	1 pc
Tubo PVC porta-bota c/ viralo	
100 mm - 4"	13.63 m
50 mm - 2"	12.63 m
Tubo rígido c/ porta lisa	
50 mm - 2"	0.6 m
Unidades de tratamento	
Alça	
Ferro	1 pc
Concreto	
Concreto	0.07 m³
Ventilação	
PVC Esgoto	
Joelho 90	
50 mm	1 pc
Tubo rígido c/ porta lisa	
50 mm - 2"	0.78 m
Te sanitário	
50 mm - 50 mm	1 pc

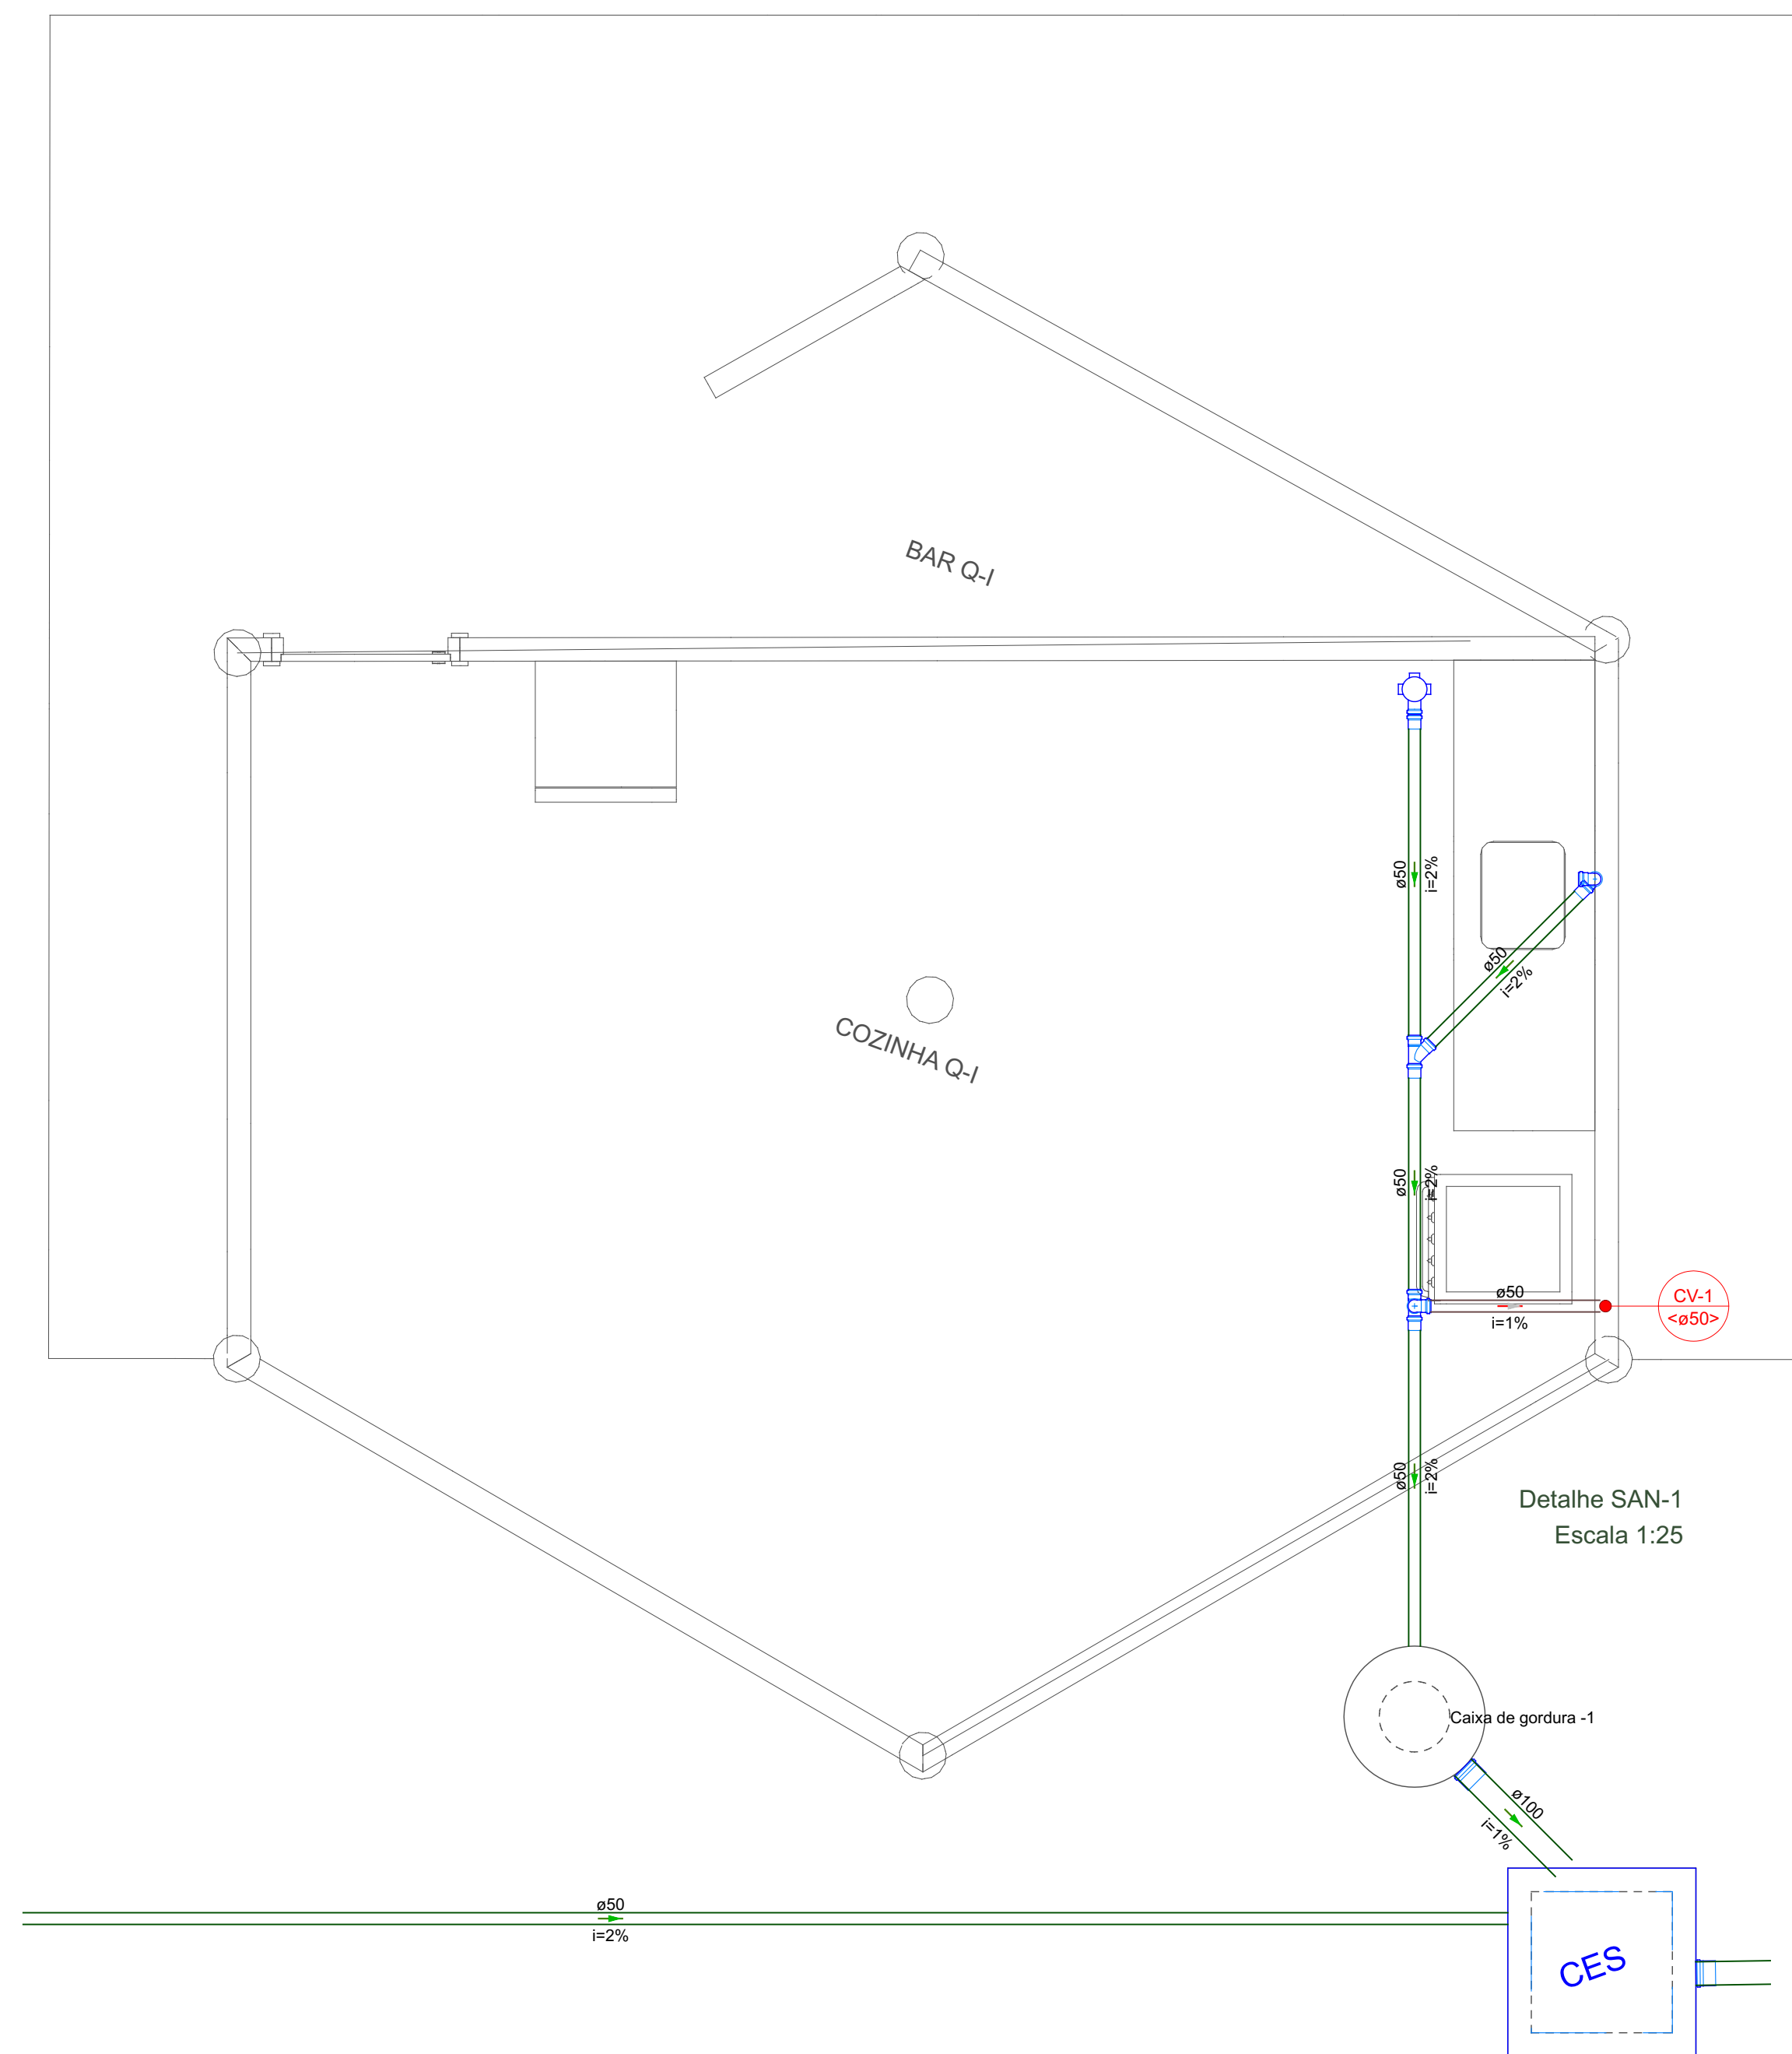


Detalhe SAN-1
Escala 1:25

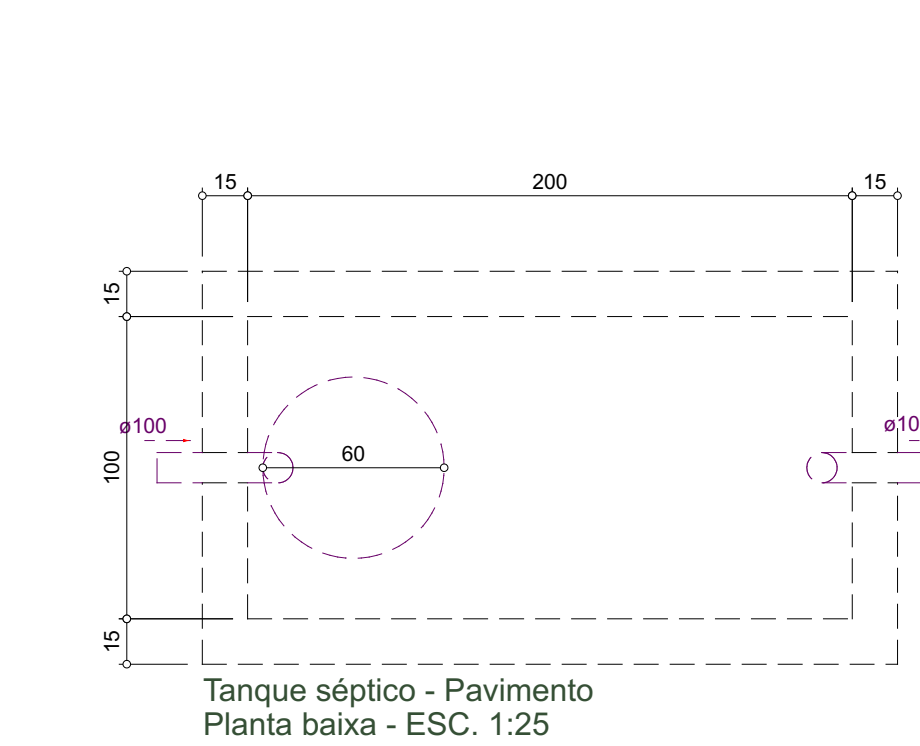


Tanque séptico - Pavimento
Planta baixa - ESC. 1:25

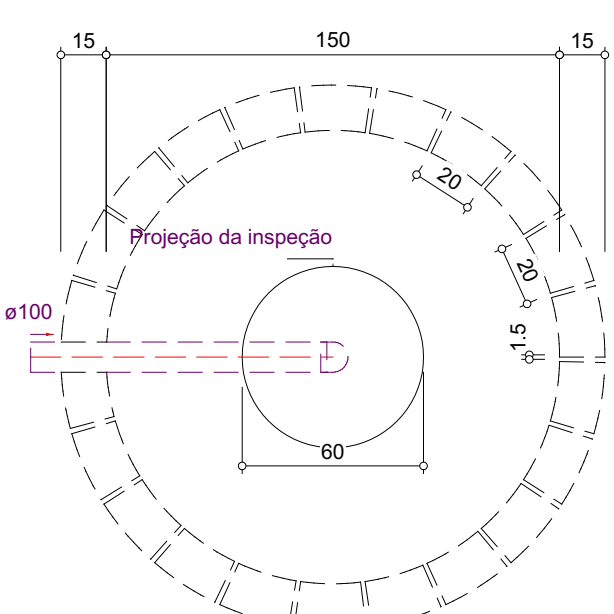

Sumidouro - Pavimento
Planta baixa - ESC. 1:25

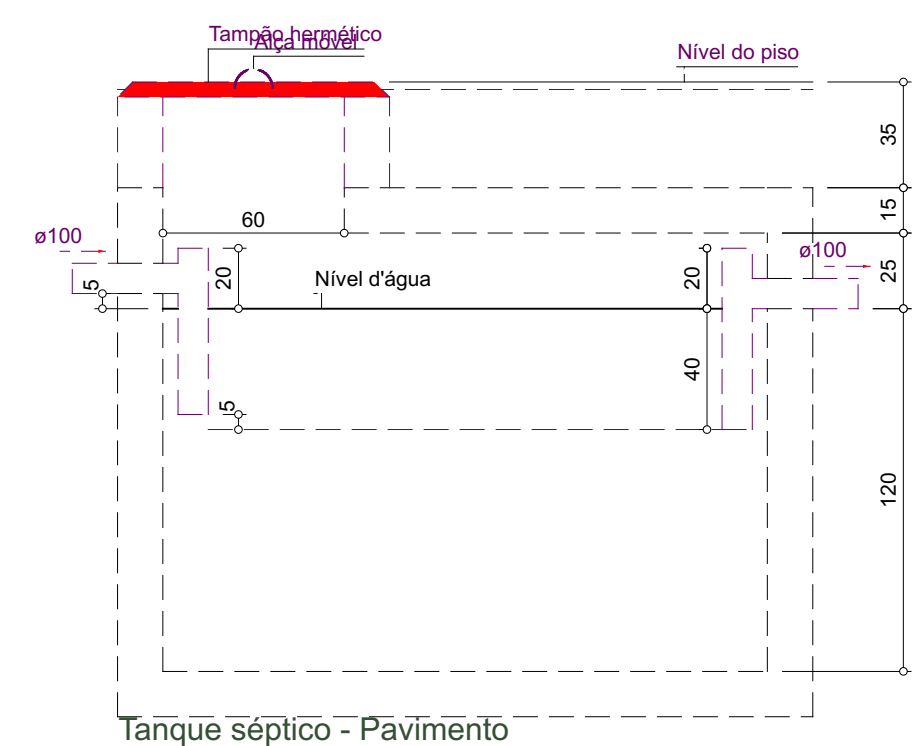

Tanque séptico - Pavimento
Corte 1 - ESC. 1:25

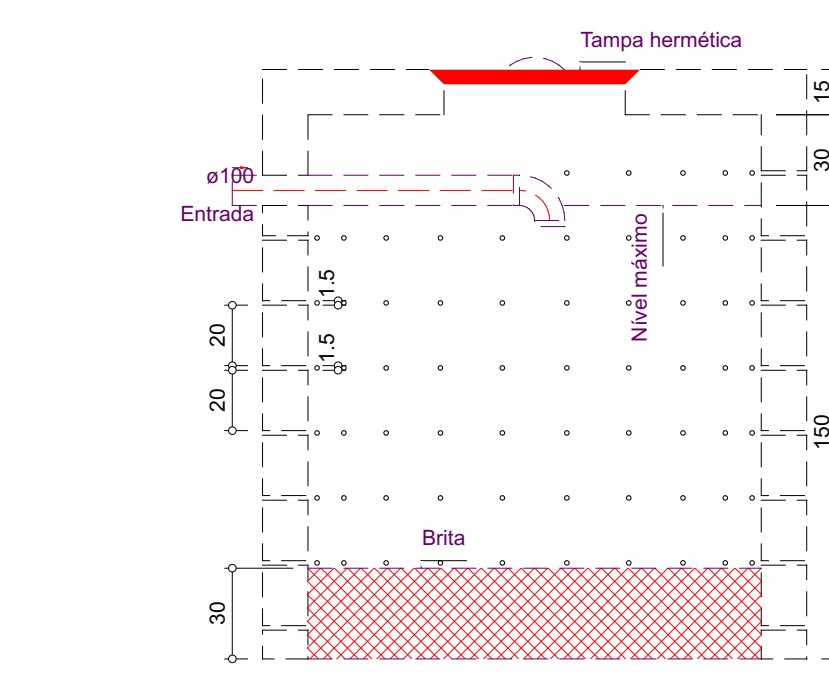

Sumidouro - Pavimento
Corte 1 - ESC. 1:25



PROJETOS COMPLEMENTARES	
Projeto	TOURINHOS - SMG
Proprietário	MANUELLA SENA DE SOUSA CREA 21156161-6
Proprietário	PREFEITURA MUNICIPAL DE SÃO MIGUEL DO GOSTOSO
Plano	2
Plano	1
Plano	3
Plano	4
Plano	5
Plano	6
Plano	7
Plano	8
Plano	9
Plano	10
Plano	11
Plano	12
Plano	13
Plano	14
Plano	15
Plano	16